



Grundriss:

M 1:50

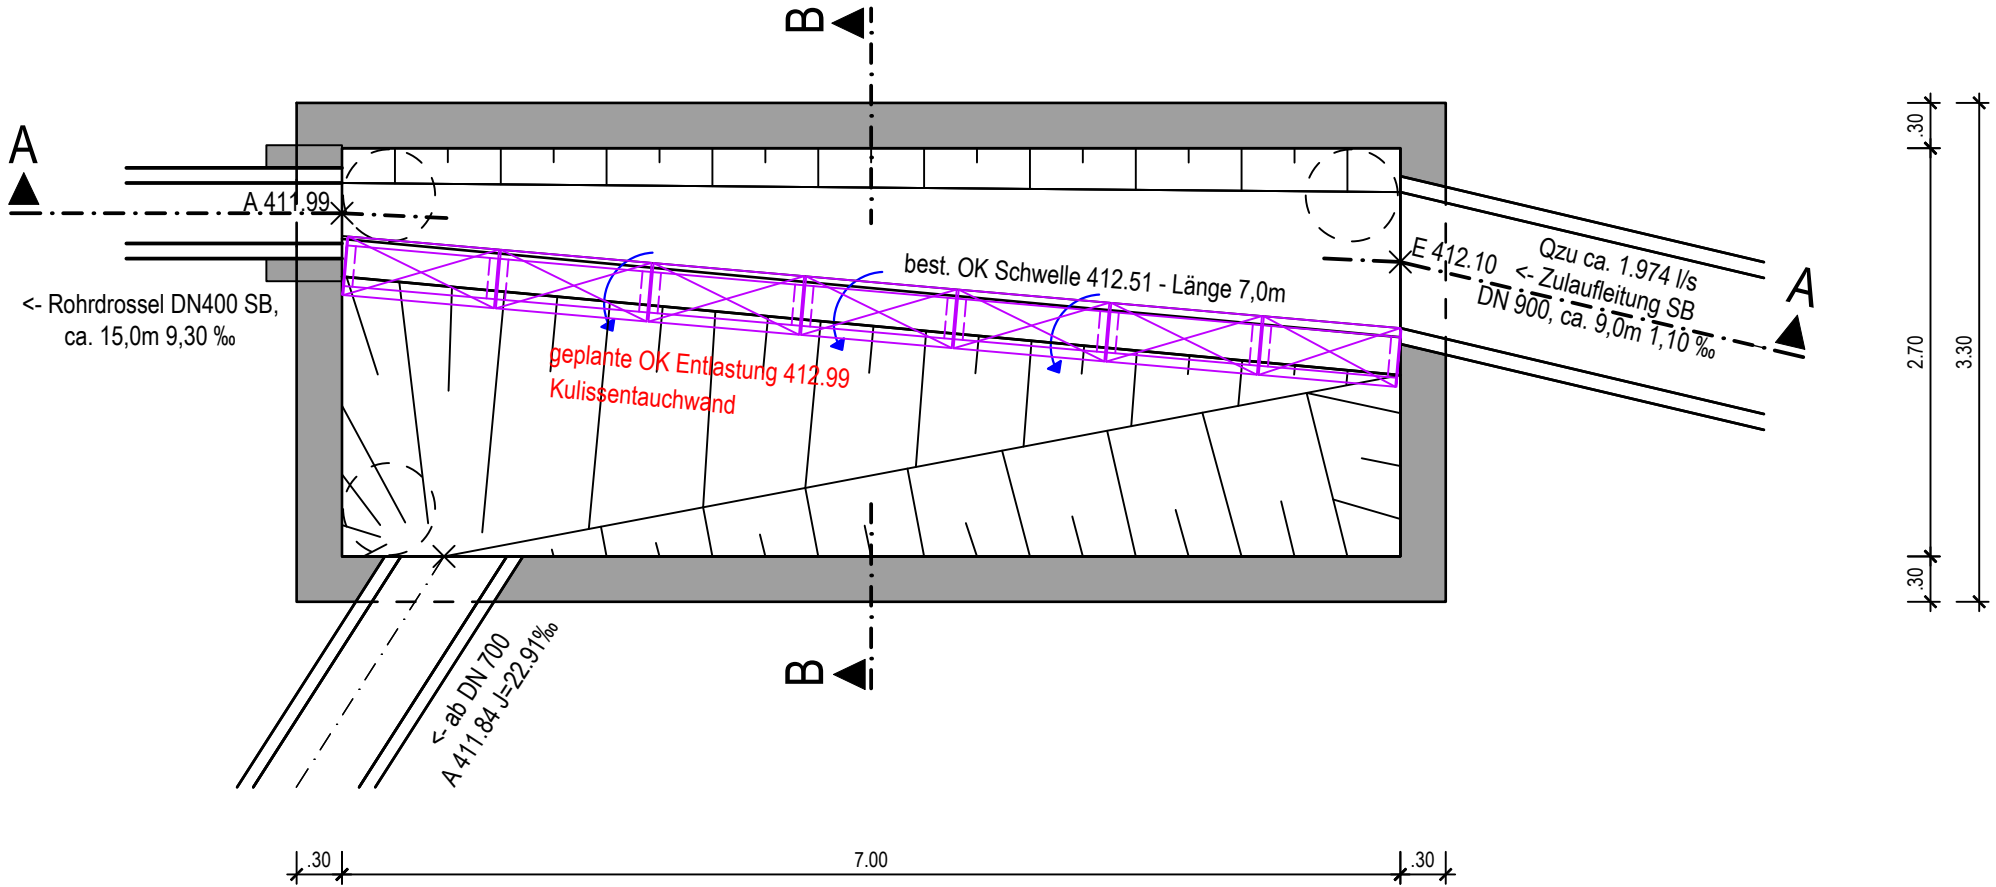


Schnitt A-A:

M 1:50

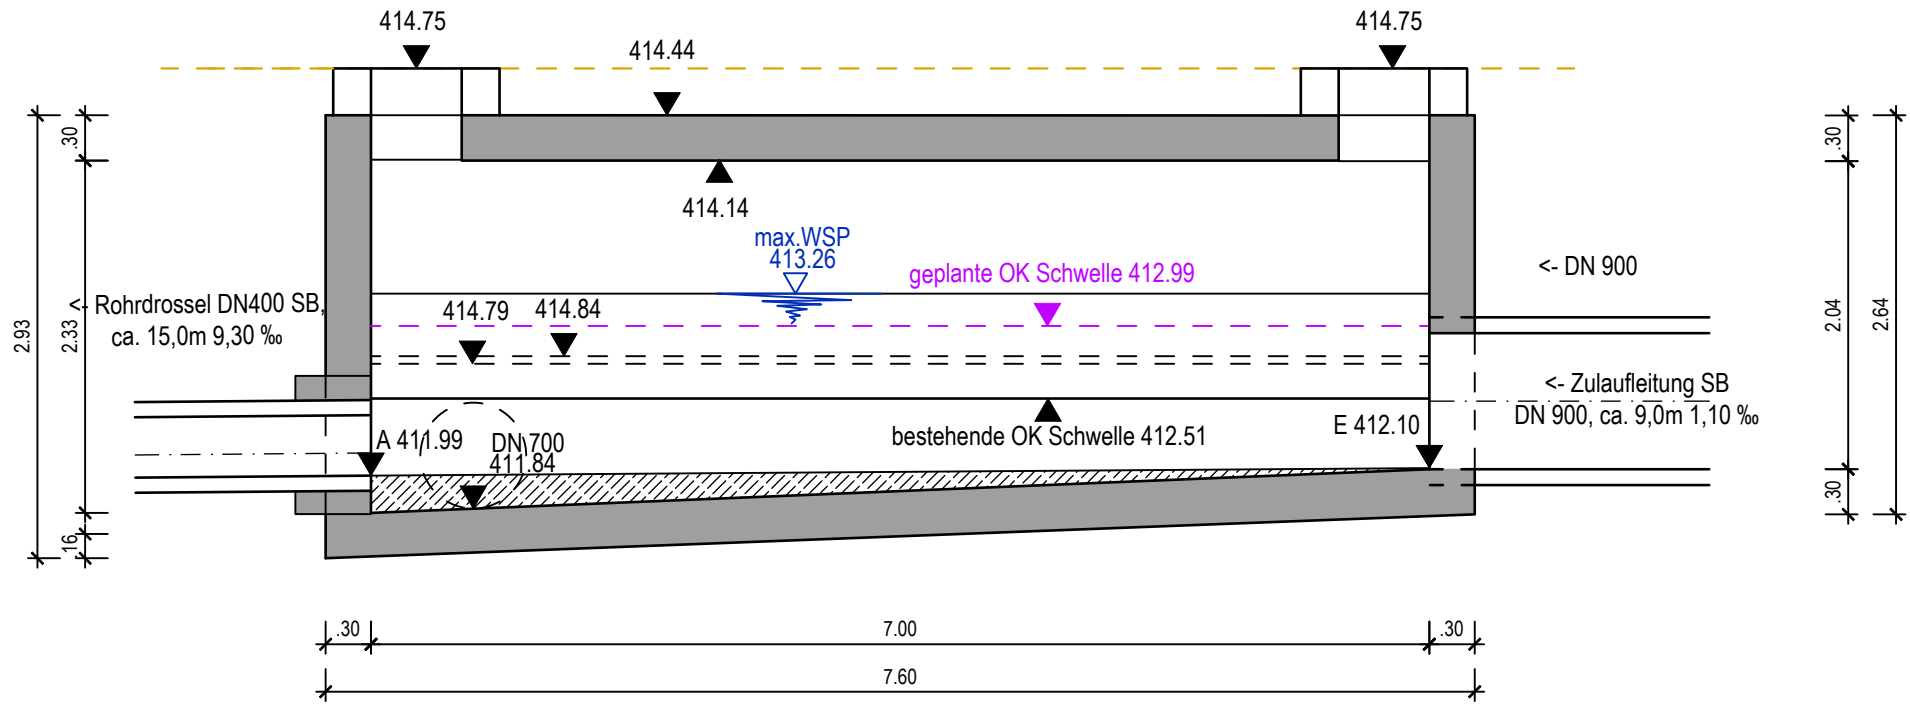

Schnitt B-B:

M 1:50

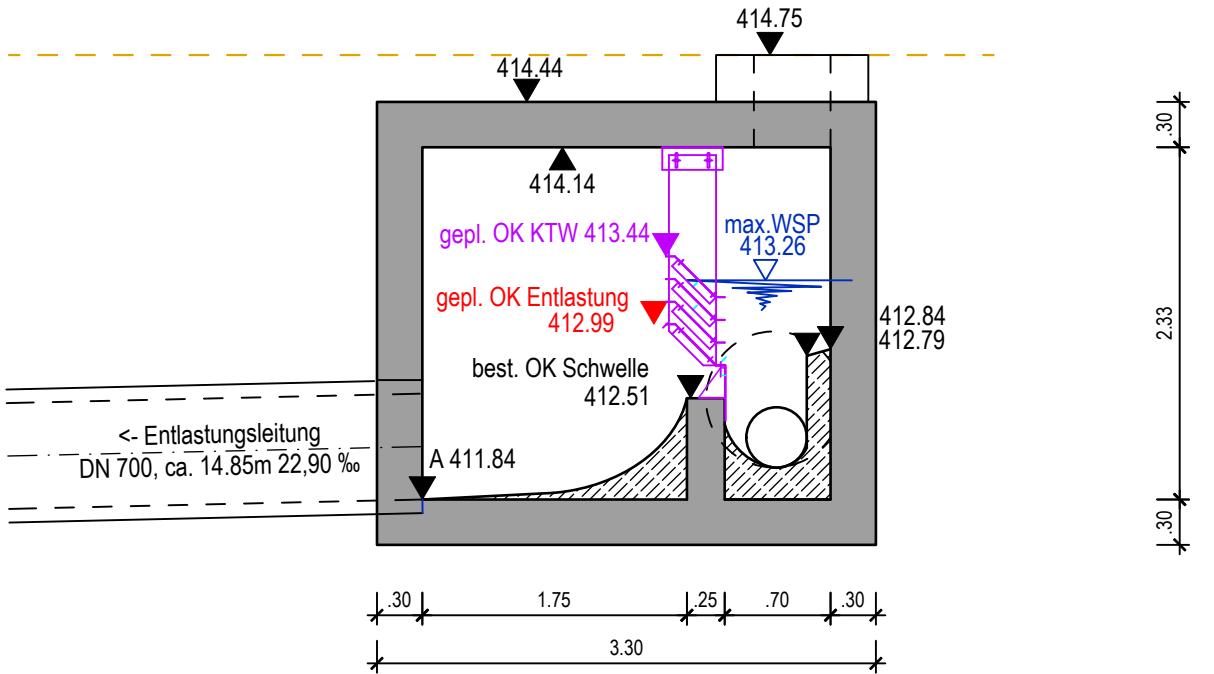

LEGENDE:

BAUWERK:

- Bestand
- Geplant - Beton
- Entfällt
- best. maschinelle Ausrüstung
- gepl. maschinelle Ausrüstung

c		
b		
a		
INDEX	ART DER ÄNDERUNG	DATUM/KZ

PLANGRUNDLAGEN:		
VERMESSUNG: 2020/07	GRUNDLAGENERHEBUNG: 2022/04	ALK: 2020/04

AUFTRAGGEBER	STADT SCHWÄBISCH GMÜND	ANLAGE NR.	5.3
KREIS	OSTALBKREIS	PLANINDEX	
		PROJEKTNR.	GD20022A

REGENWASSERBEHANDLUNGSANLAGEN
ROTENBACHTAL

BAUWERKSPLAN
RÜ WUSTENRIET

MASSSTAB M 1 : 50

LAGESYSTEM GK3 HÖHENSYSTEM GEMÄSS VERMESSUNG

PLANSTAND	31.01.2023 SH	Ingenieurbüro Matthias Strobel Gerberstraße 5 73453 Abtsgmünd Telefon +49 (7366) 9696-10 post@ms-ingenieure.de www.ms-ingenieure.de
BEARBEITER	DANIEL	
FREIGEgeben		