




Grundriss M. 1:50

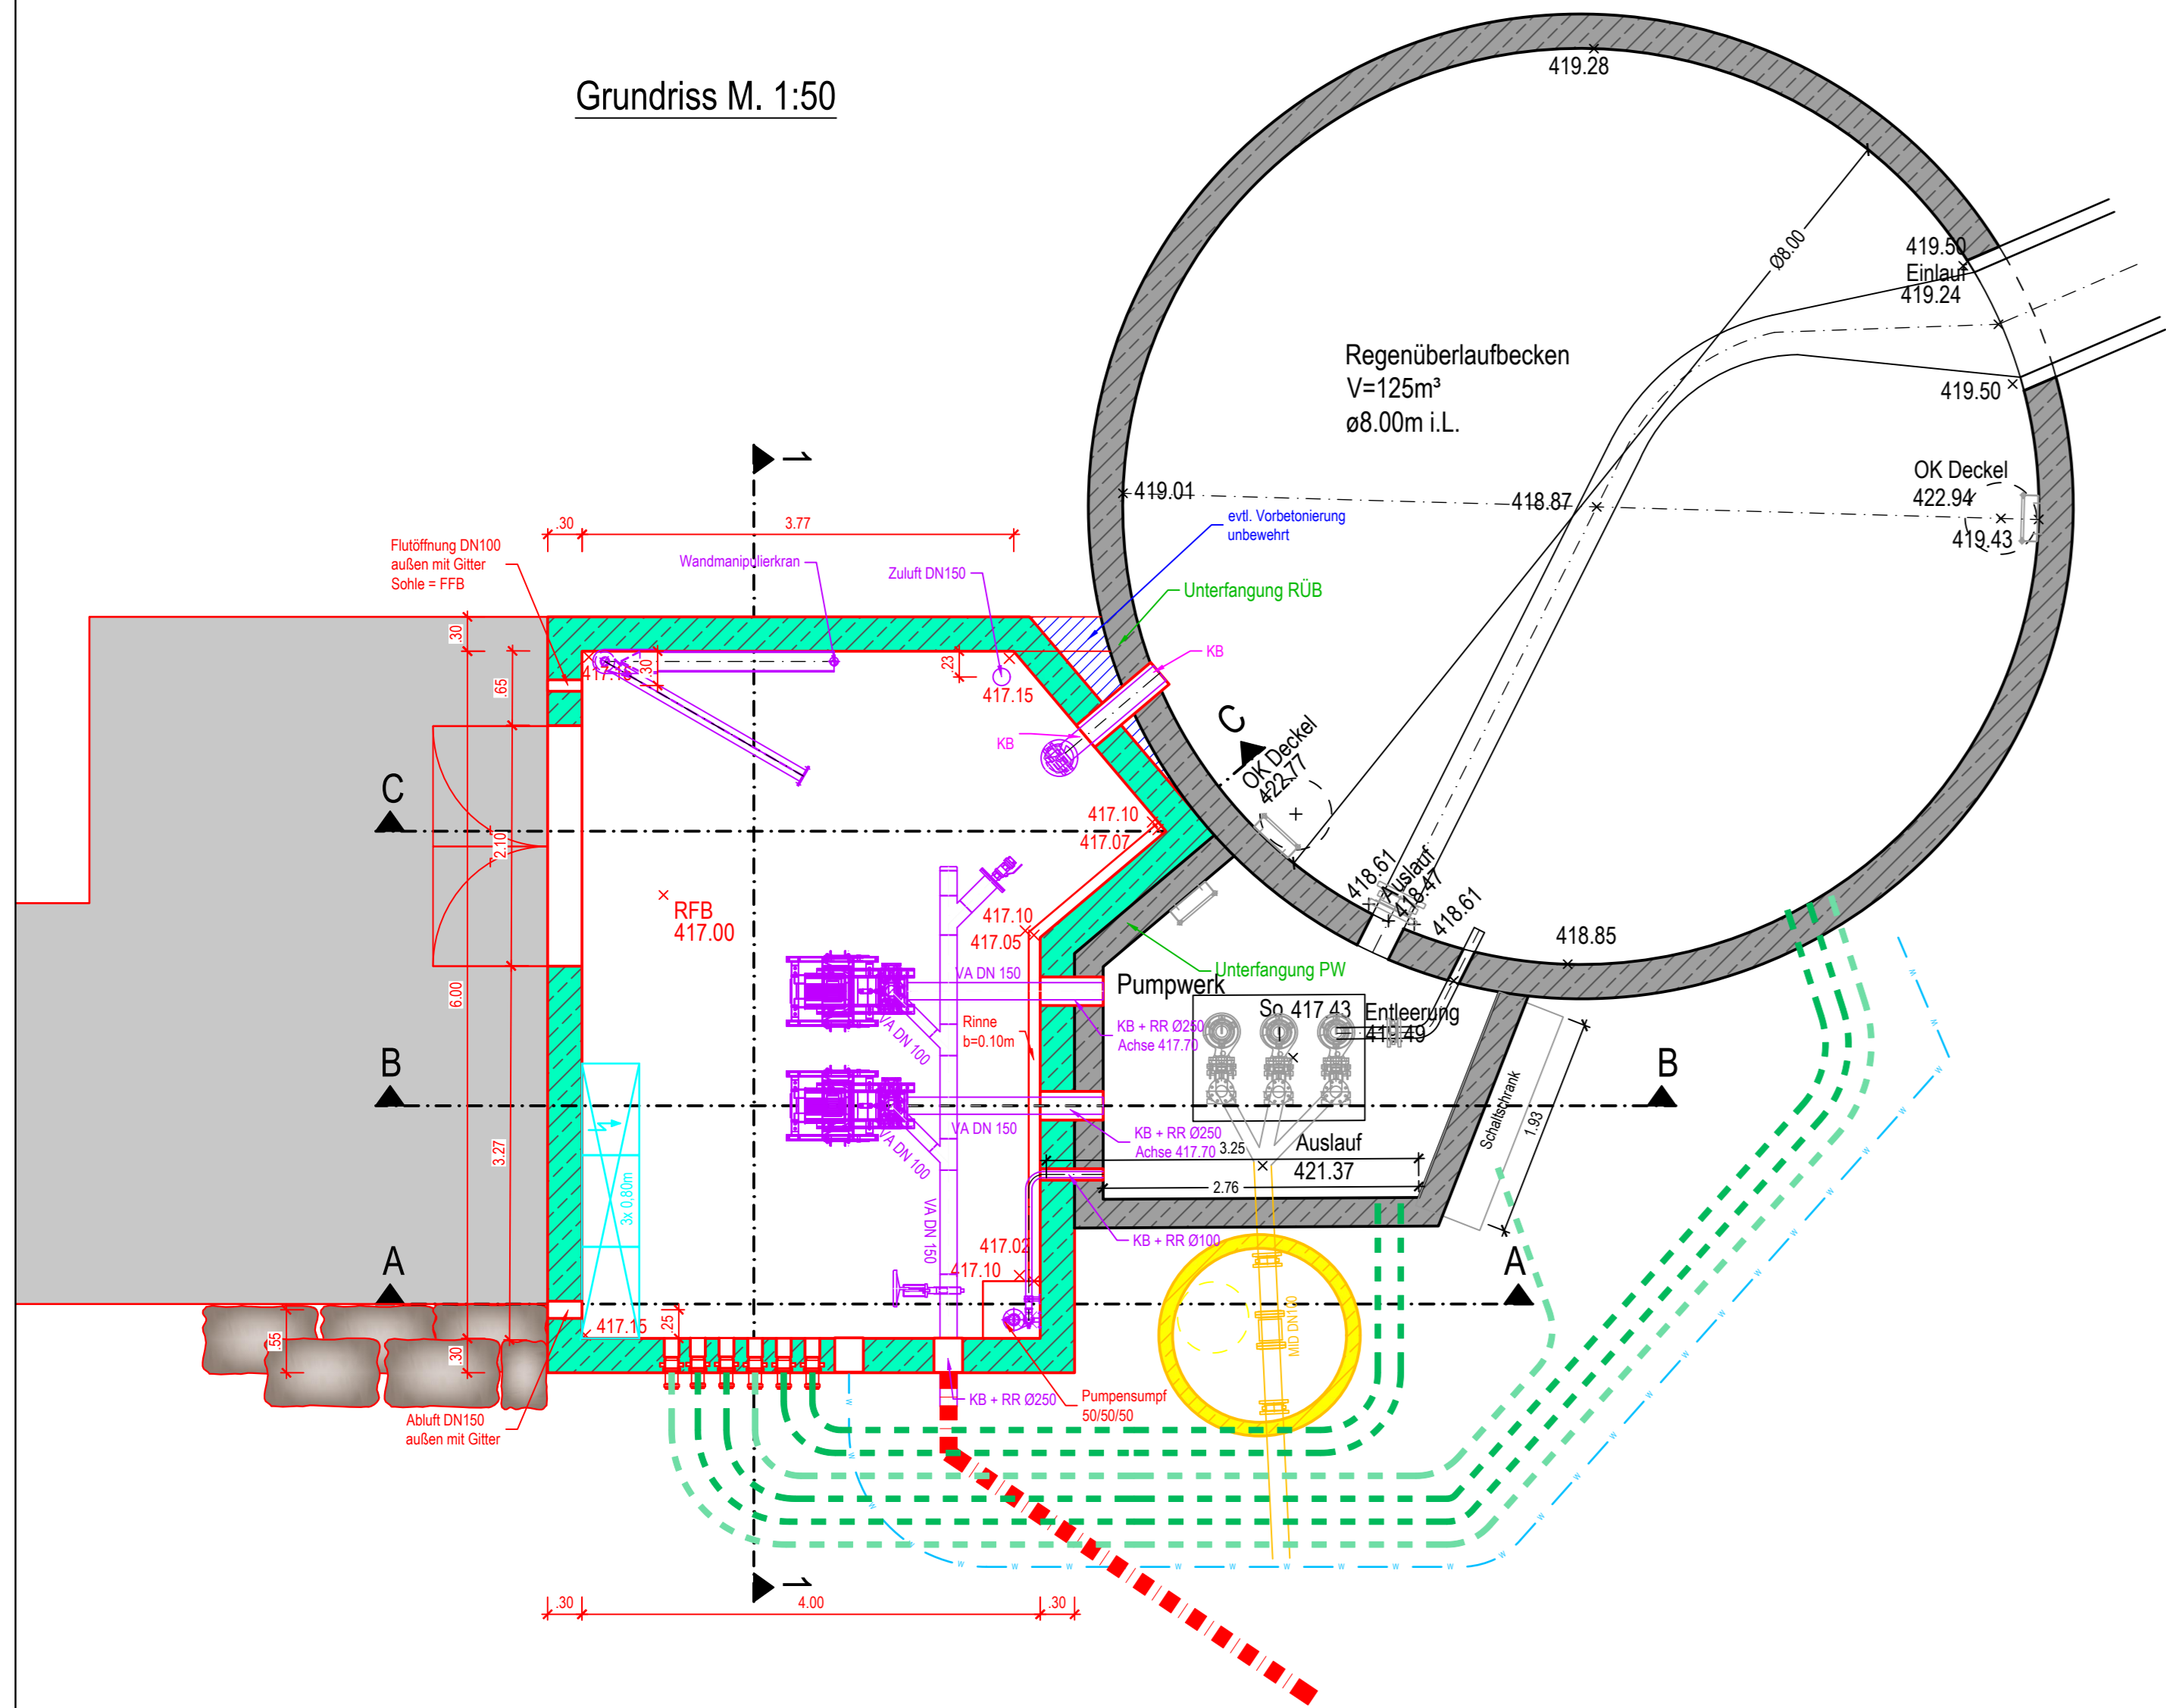


Schnitt C-C

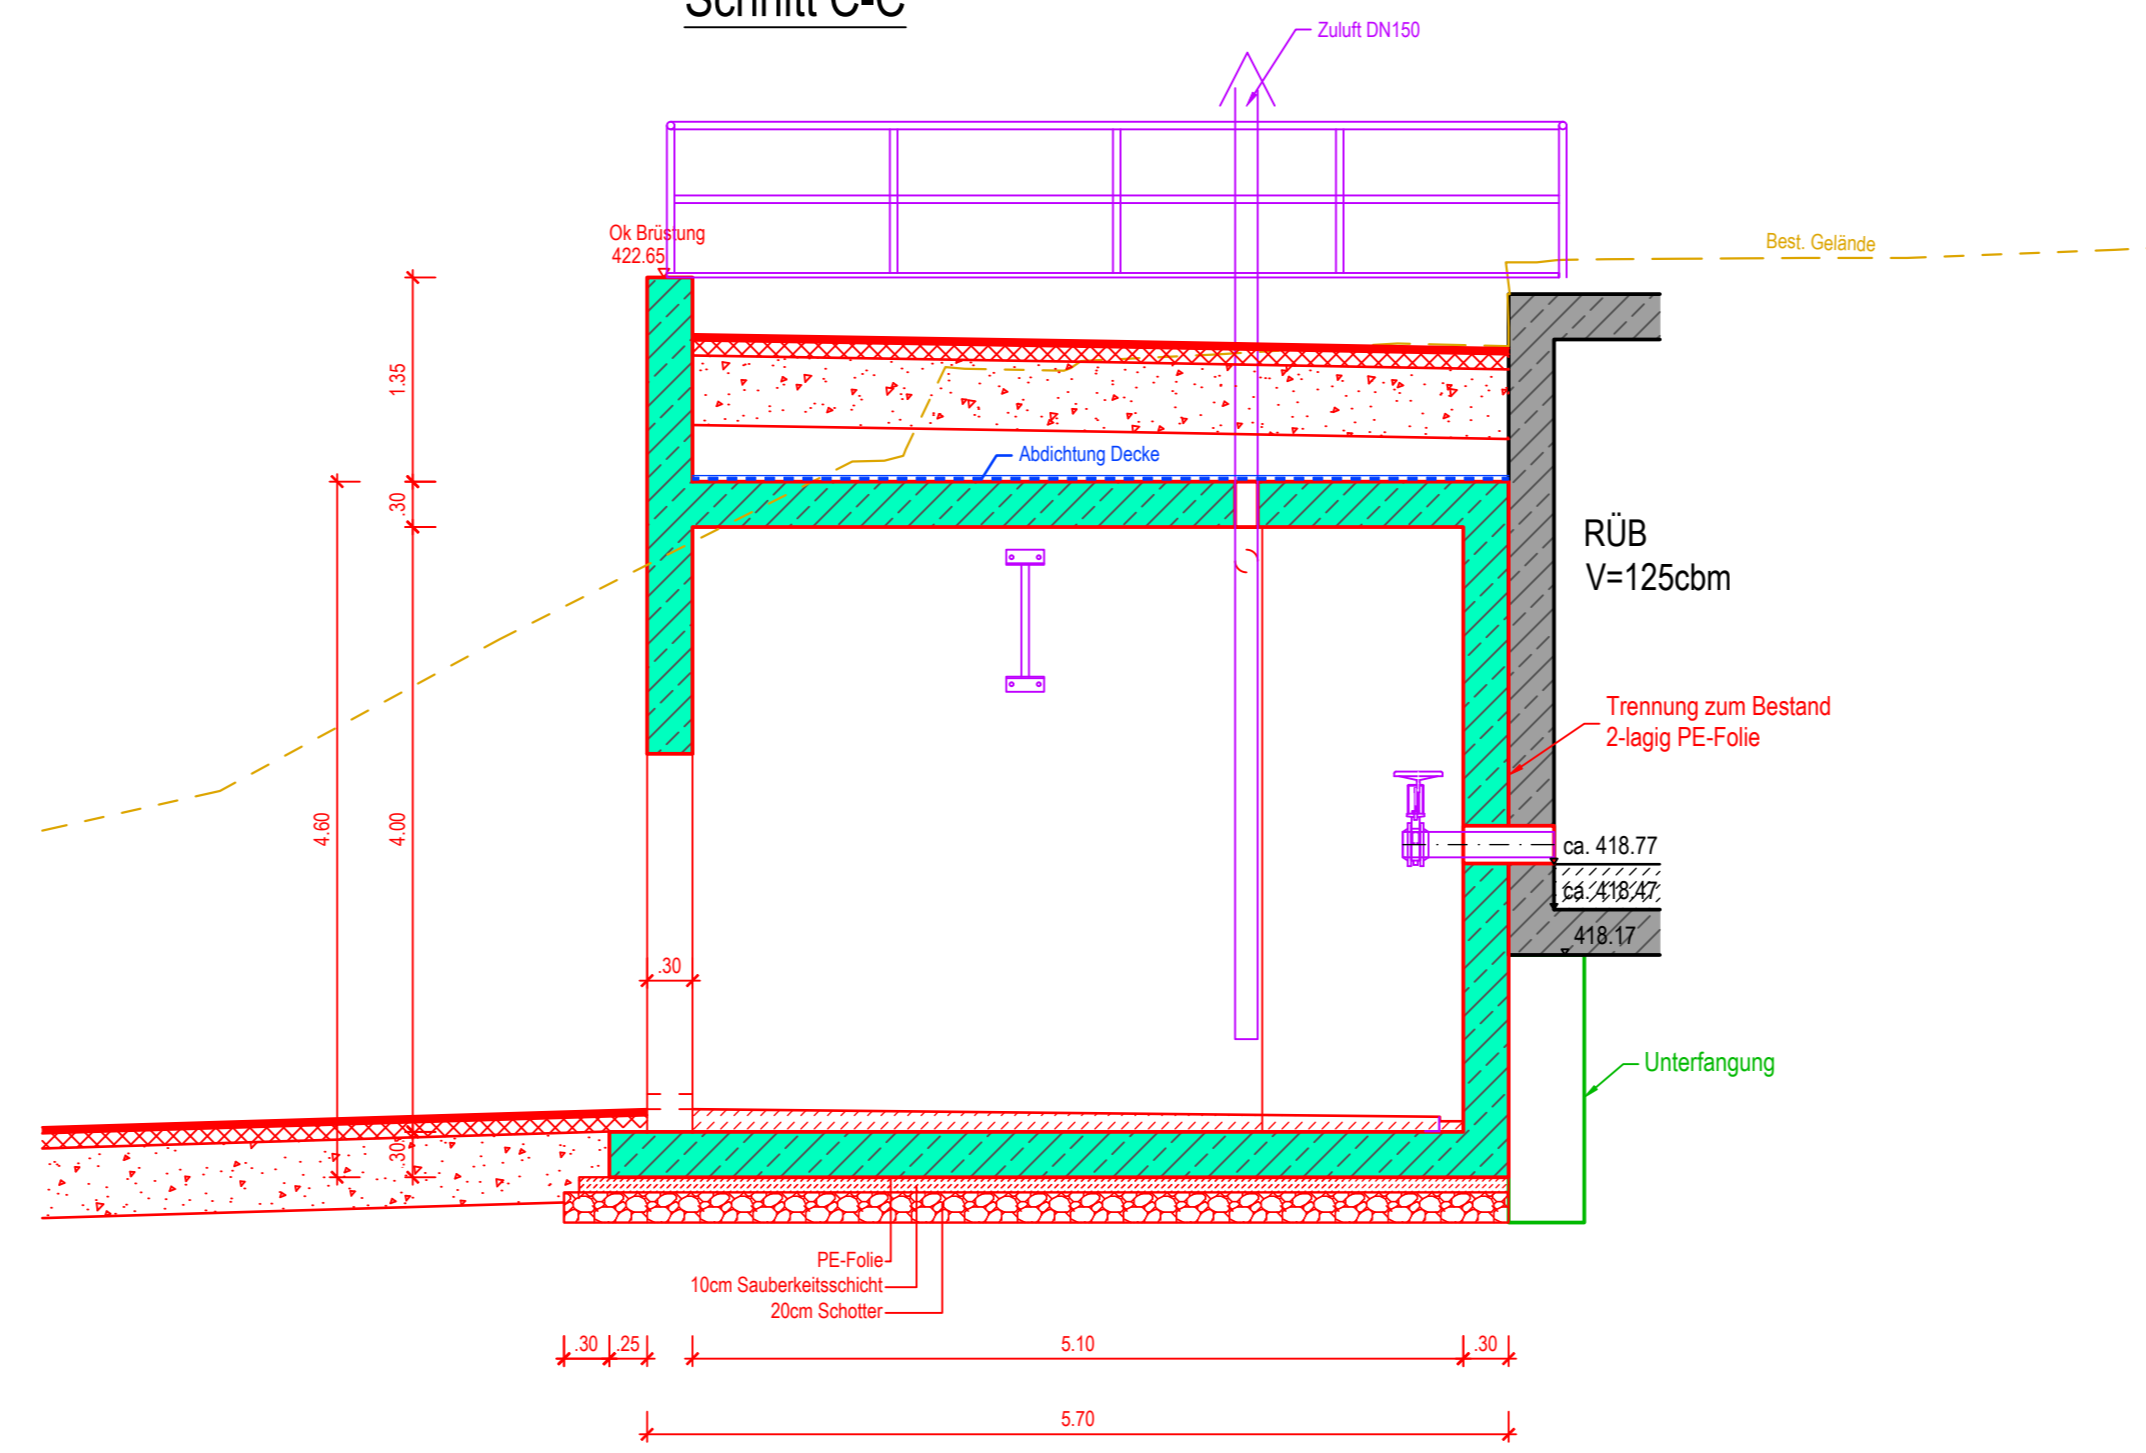


Schnitt A-A

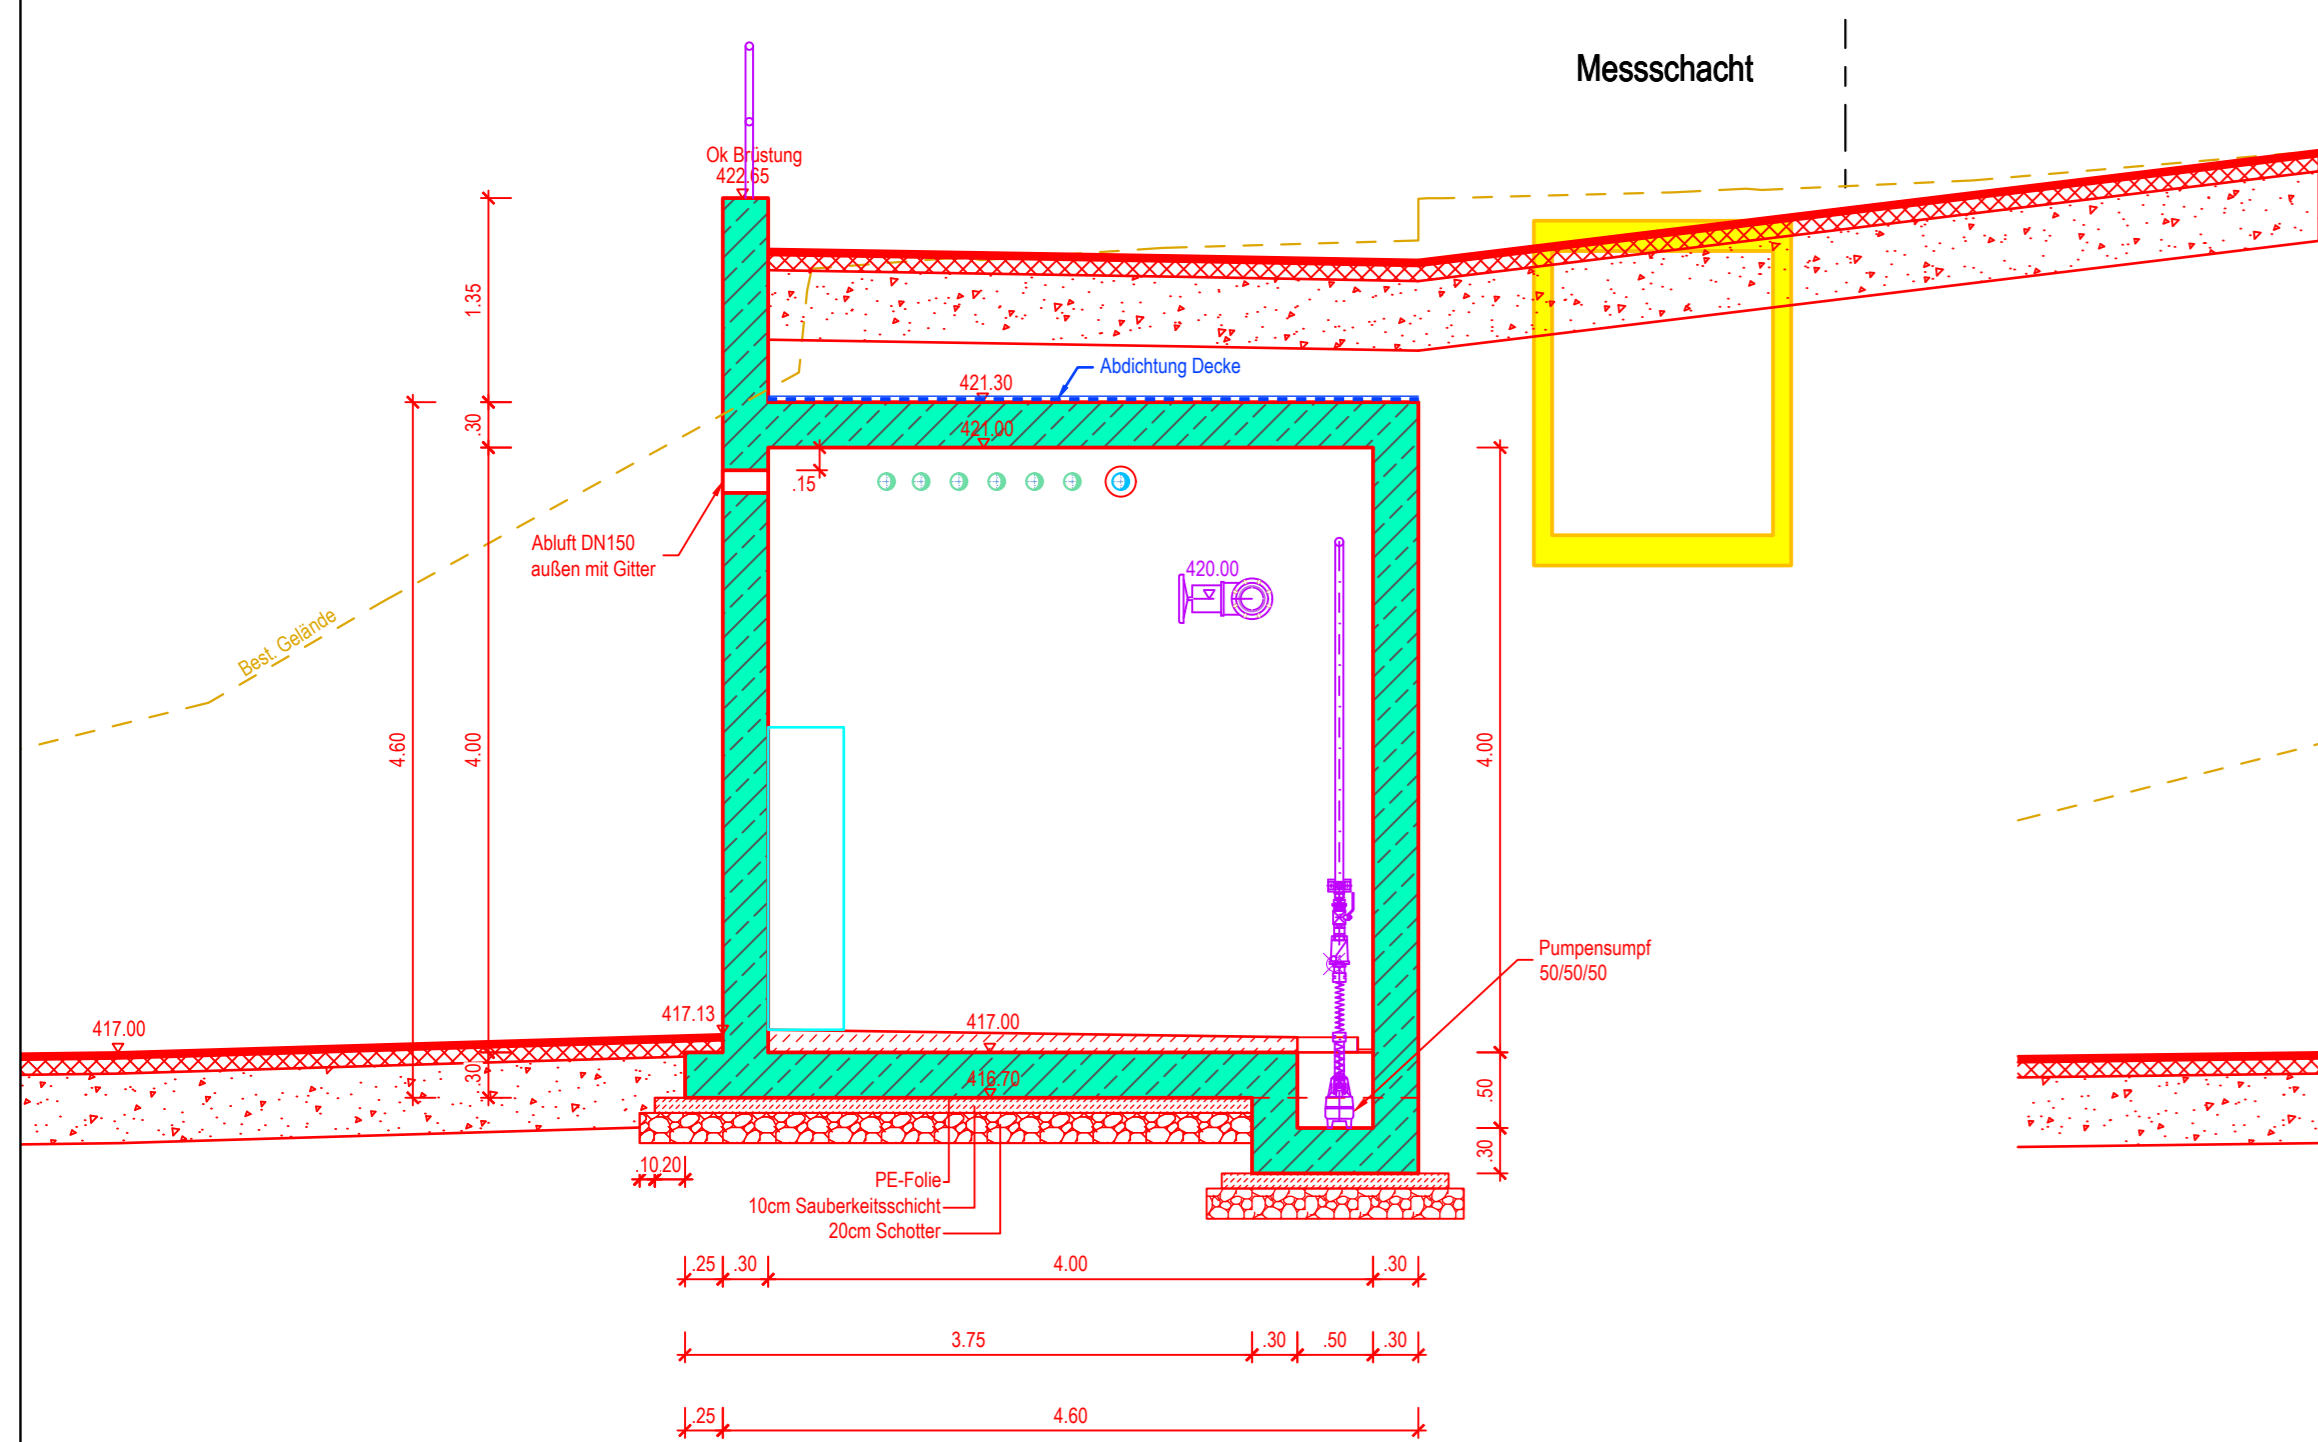

Schnitt B-B

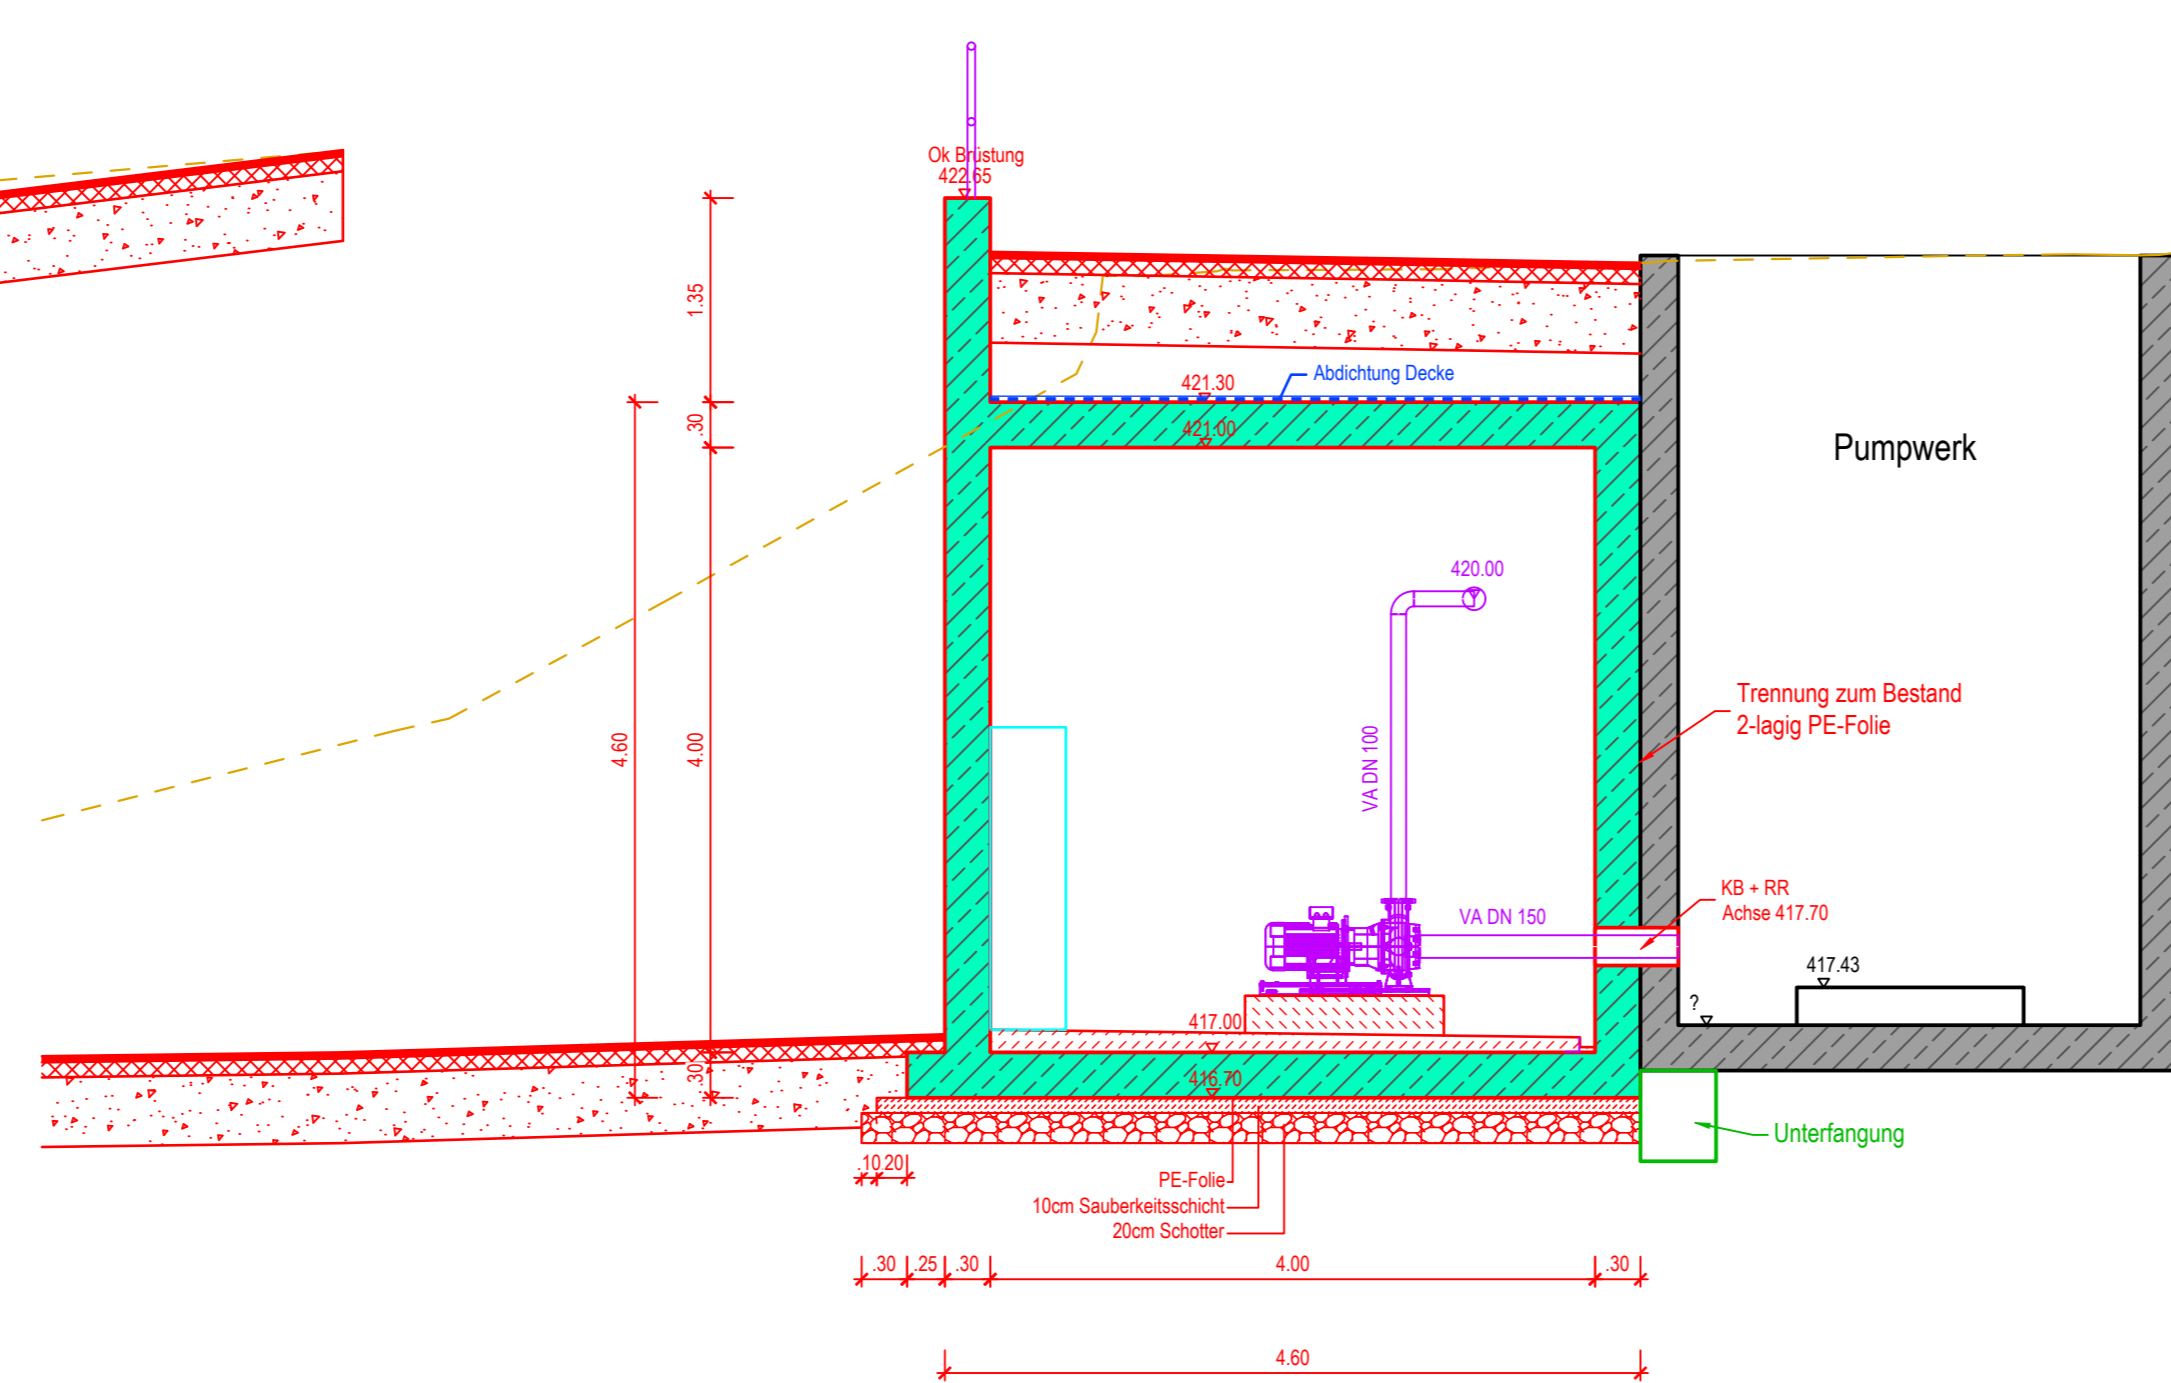

Schnitt 1-1

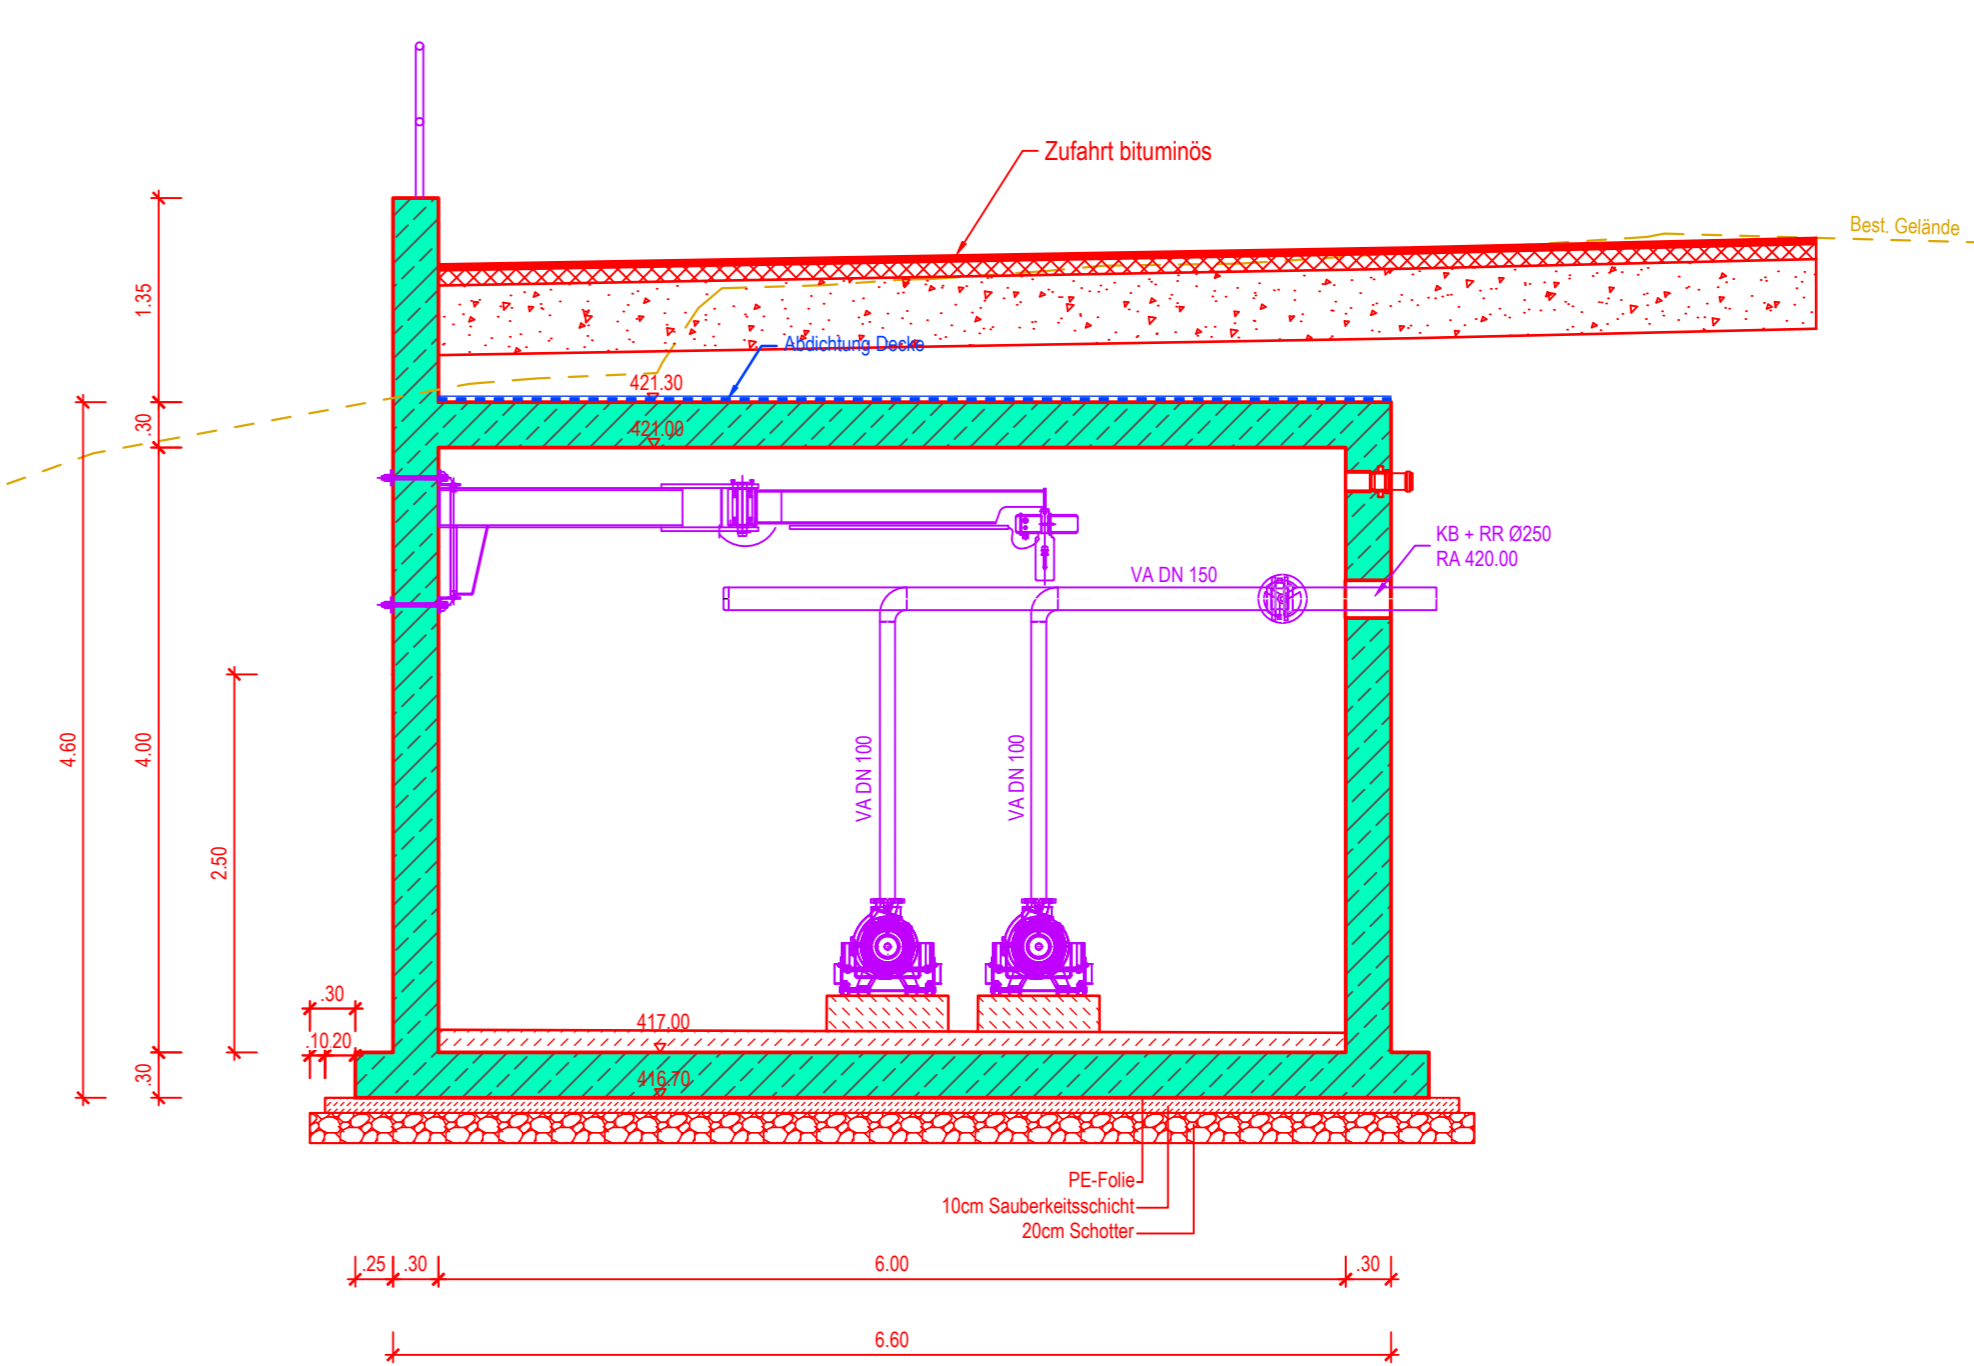

LEGENDE

- Bestand
- gepl. - Beton
- gepl. maschinelle Ausrüstung
- best. maschinelle Ausrüstung
- gepl. elektrische Ausrüstung

C		
B		
A		
INDEX	ART DER ÄNDERUNG	DATUMKZ

PLANGRUNDLAGEN:
 VERMESSUNG: 2023/02 VA GD GRUNDLAGENERHEBUNG: 2022/04 ALK: 2020/04
 ANERKANNT STADT SCHWÄBISCH GMÜND, DEN

AUFTRAGGEBER	STADT SCHWÄBISCH GMÜND	PLANINDEX	
KREIS	OSTALBKREIS	PROJEKTNR.	GD22031

UMBAU PUMPWERK
 "RÜB GROSSDEINBACH - WEST"

BAUWERKSPLAN

MASSSTAB 1:50

LAGESYSTEM GK3 HÖHENSYSTEM GEMÄSS VERMESSUNG

PLANSTAND 08.03.2024 GH
 BEARBEITER STROBEL

Ingenieurbüro Matthias Strobel
 Gerberstraße 5
 73453 Abtgmünd
 Telefon +49 (7369) 9696-10
 post@ms-ingenieure.de
 www.ms-ingenieure.de

