


Anlage 3

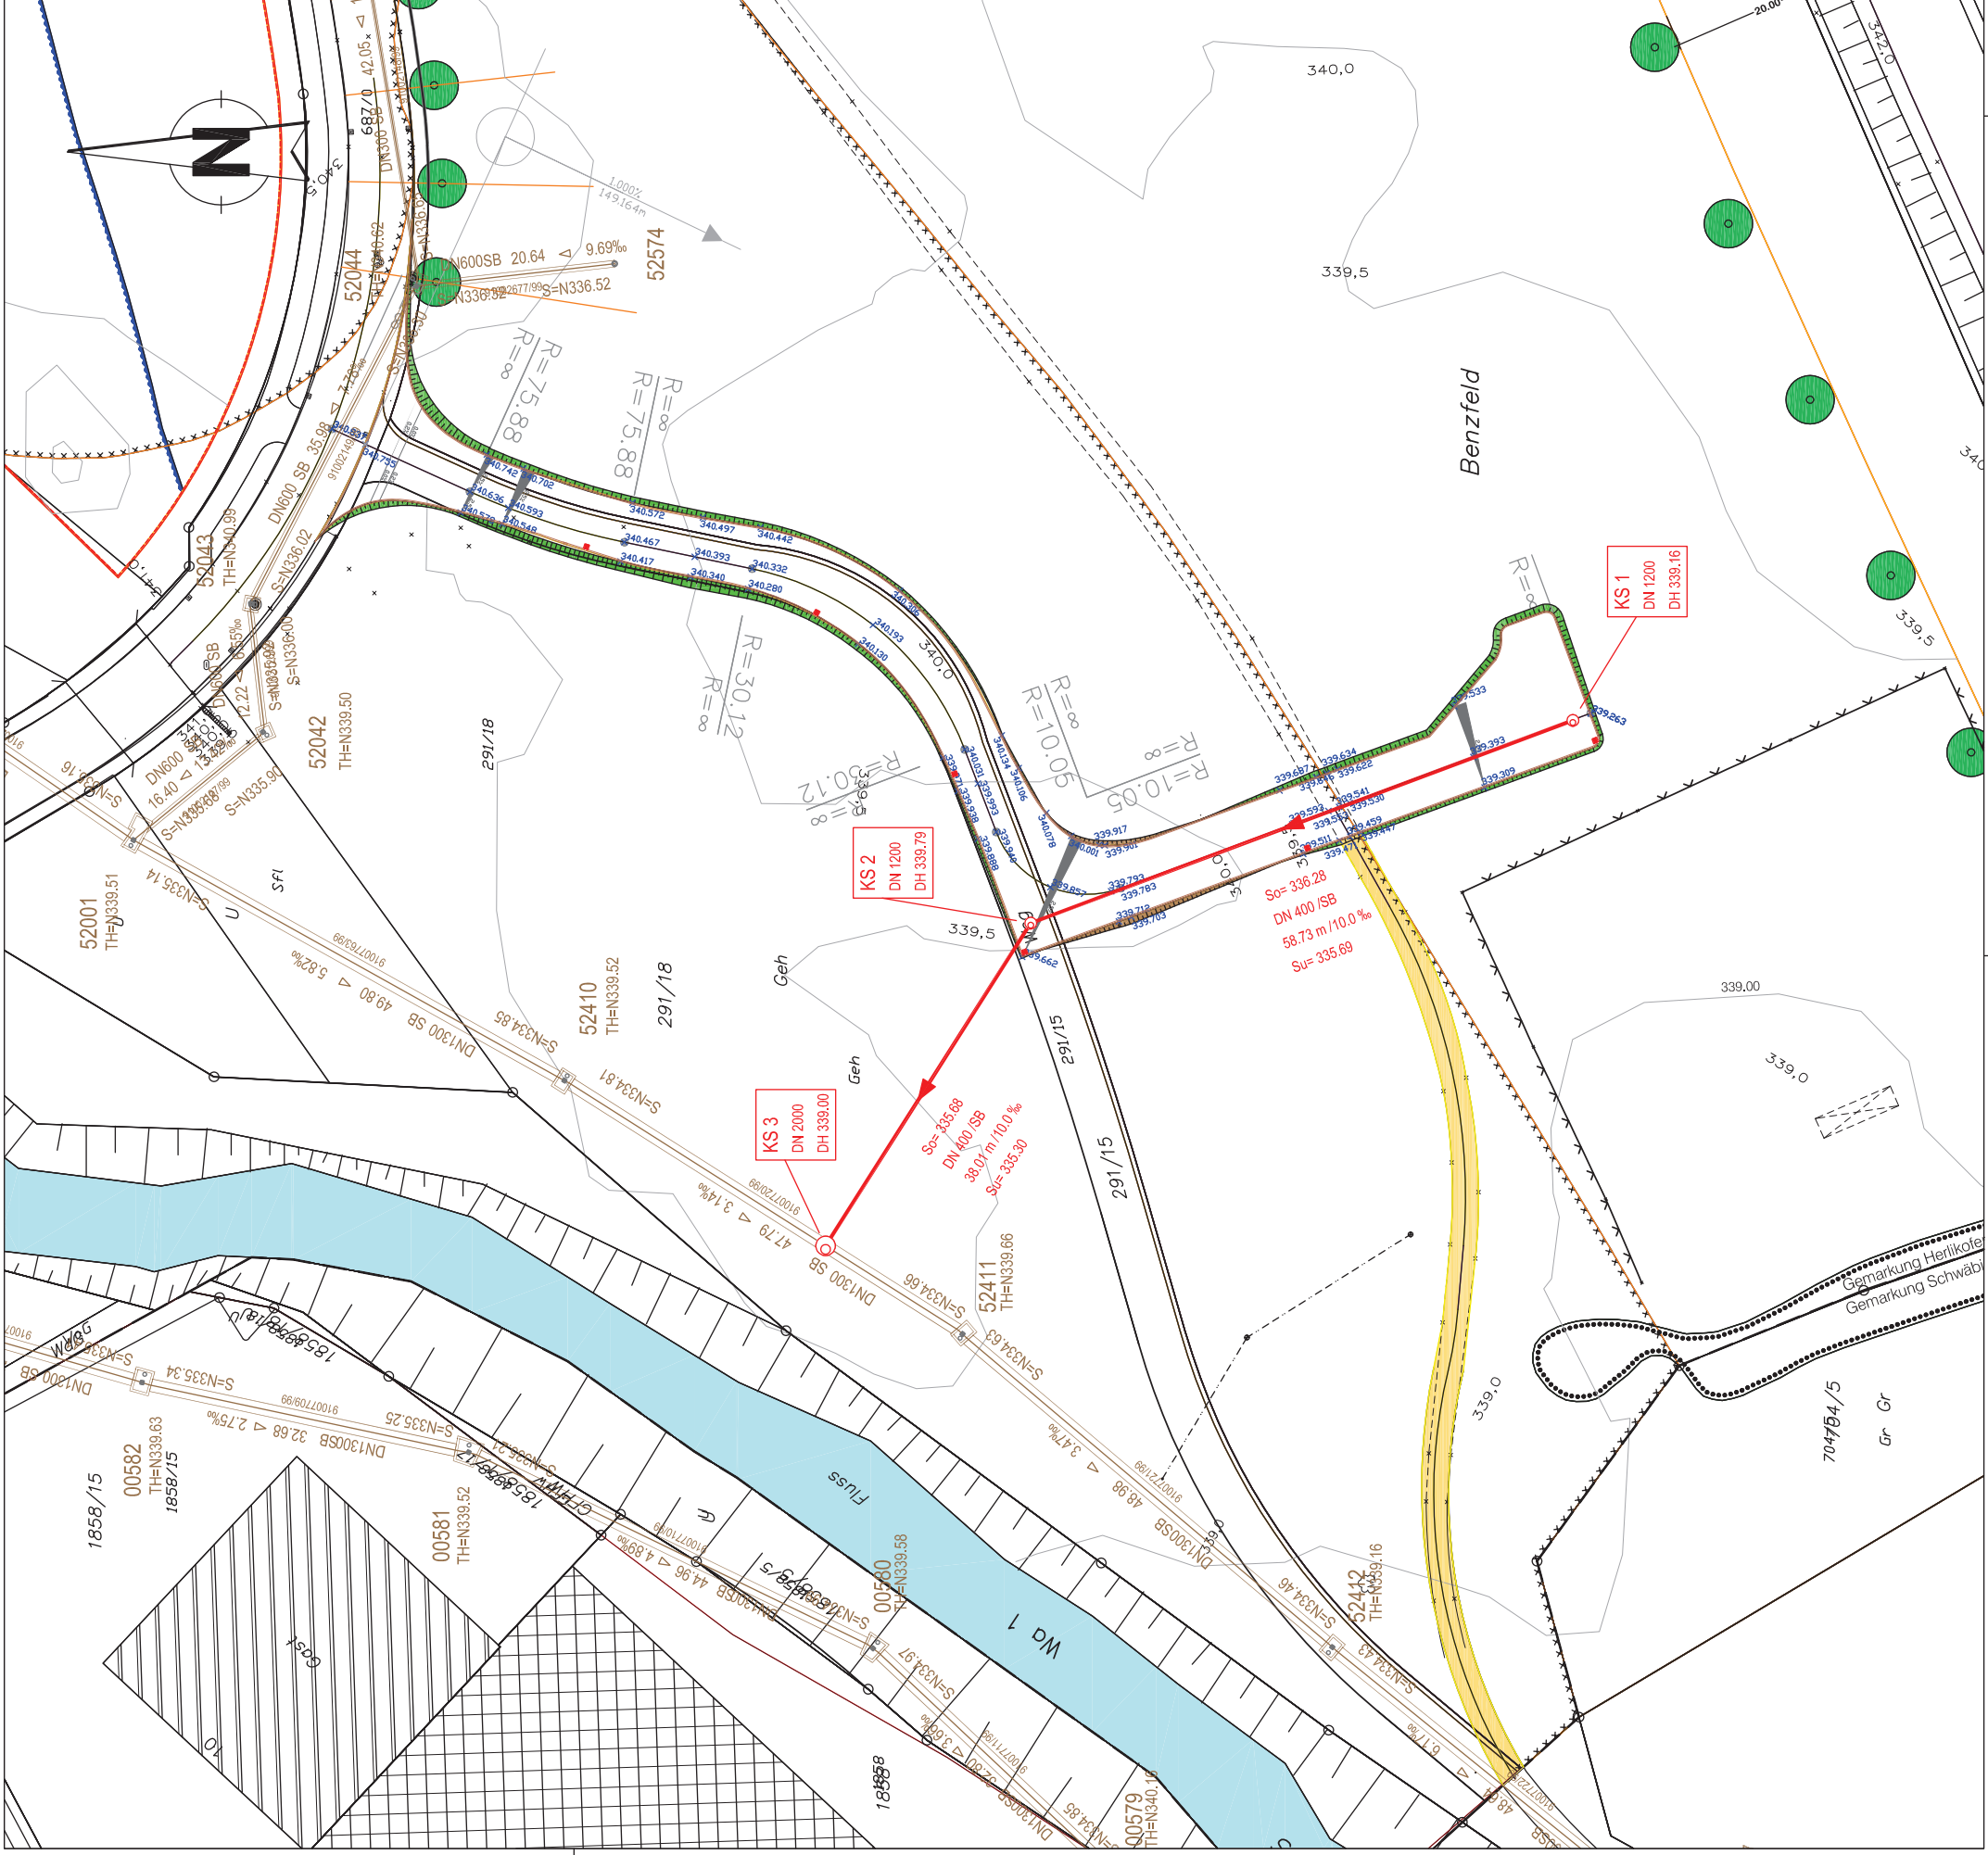

Legende

	MW-Kanalneubau		MW-Kanalneubau
	SW-Kanalneubau		SW-Kanalneubau
	RW-Kanalneubau		RW-Kanalneubau
	Kanalabbruch		Kanalabbruch
	Straßenlauf - Neubau		Straßenlauf - Neubau
	Straßenlauf - Abbruch		Straßenlauf - Abbruch
	Bestehende Versorgungskaltungen		Bestehende Versorgungskaltungen
	Strom		Strom
	Gas		Gas
	Trinkwasser		Trinkwasser
	Hausanschluss-Kontrollschacht		Hausanschluss-Kontrollschacht
	Fernwärme - VL		Fernwärme - VL
	Fernwärme - RL		Fernwärme - RL
	Fernwärmeleitung		Fernwärmeleitung

Bestehende Leitungen und Kabel sind nur nachrichtlich aus Bestandsplänen entnommen. Die genaue Lage ist, vor Beginn der Arbeiten, durch den Auftragnehmer, bei den zuständigen Leitungsträgern einzuholen und vor Ort zu überprüfen!

Index	Art der Änderung	Datum	Zustellen

ENTWURF

STADT SCHWÄBISCH GMÜND STADTTEIL Hussenhofen	Datum	Zustellen
Kanalplanung Erschließung "Benzfeld"	bearbeitet	Schwenk
	geprüft	
SCHWÄBISCH GMÜND Tiefbau-, Garten- und Friedhofsamt Stadtentwässerung	Jupp, Jünger	Lageplan
		Maßstab 1 : 500

URHEBERRECHTLICH GESCHÜTZT!
Das Urheberrecht an dieser Zeichnung sowie dem ihr zugrundeliegenden Entwurf, auch von Einzelheiten, ist nur mit unserer ausdrücklichen Genehmigung gestattet. Wiederrichtliche Benutzung durch den Empfänger oder Dritte zehrt zivil- und strafrechtliche Folgen nach sich.